

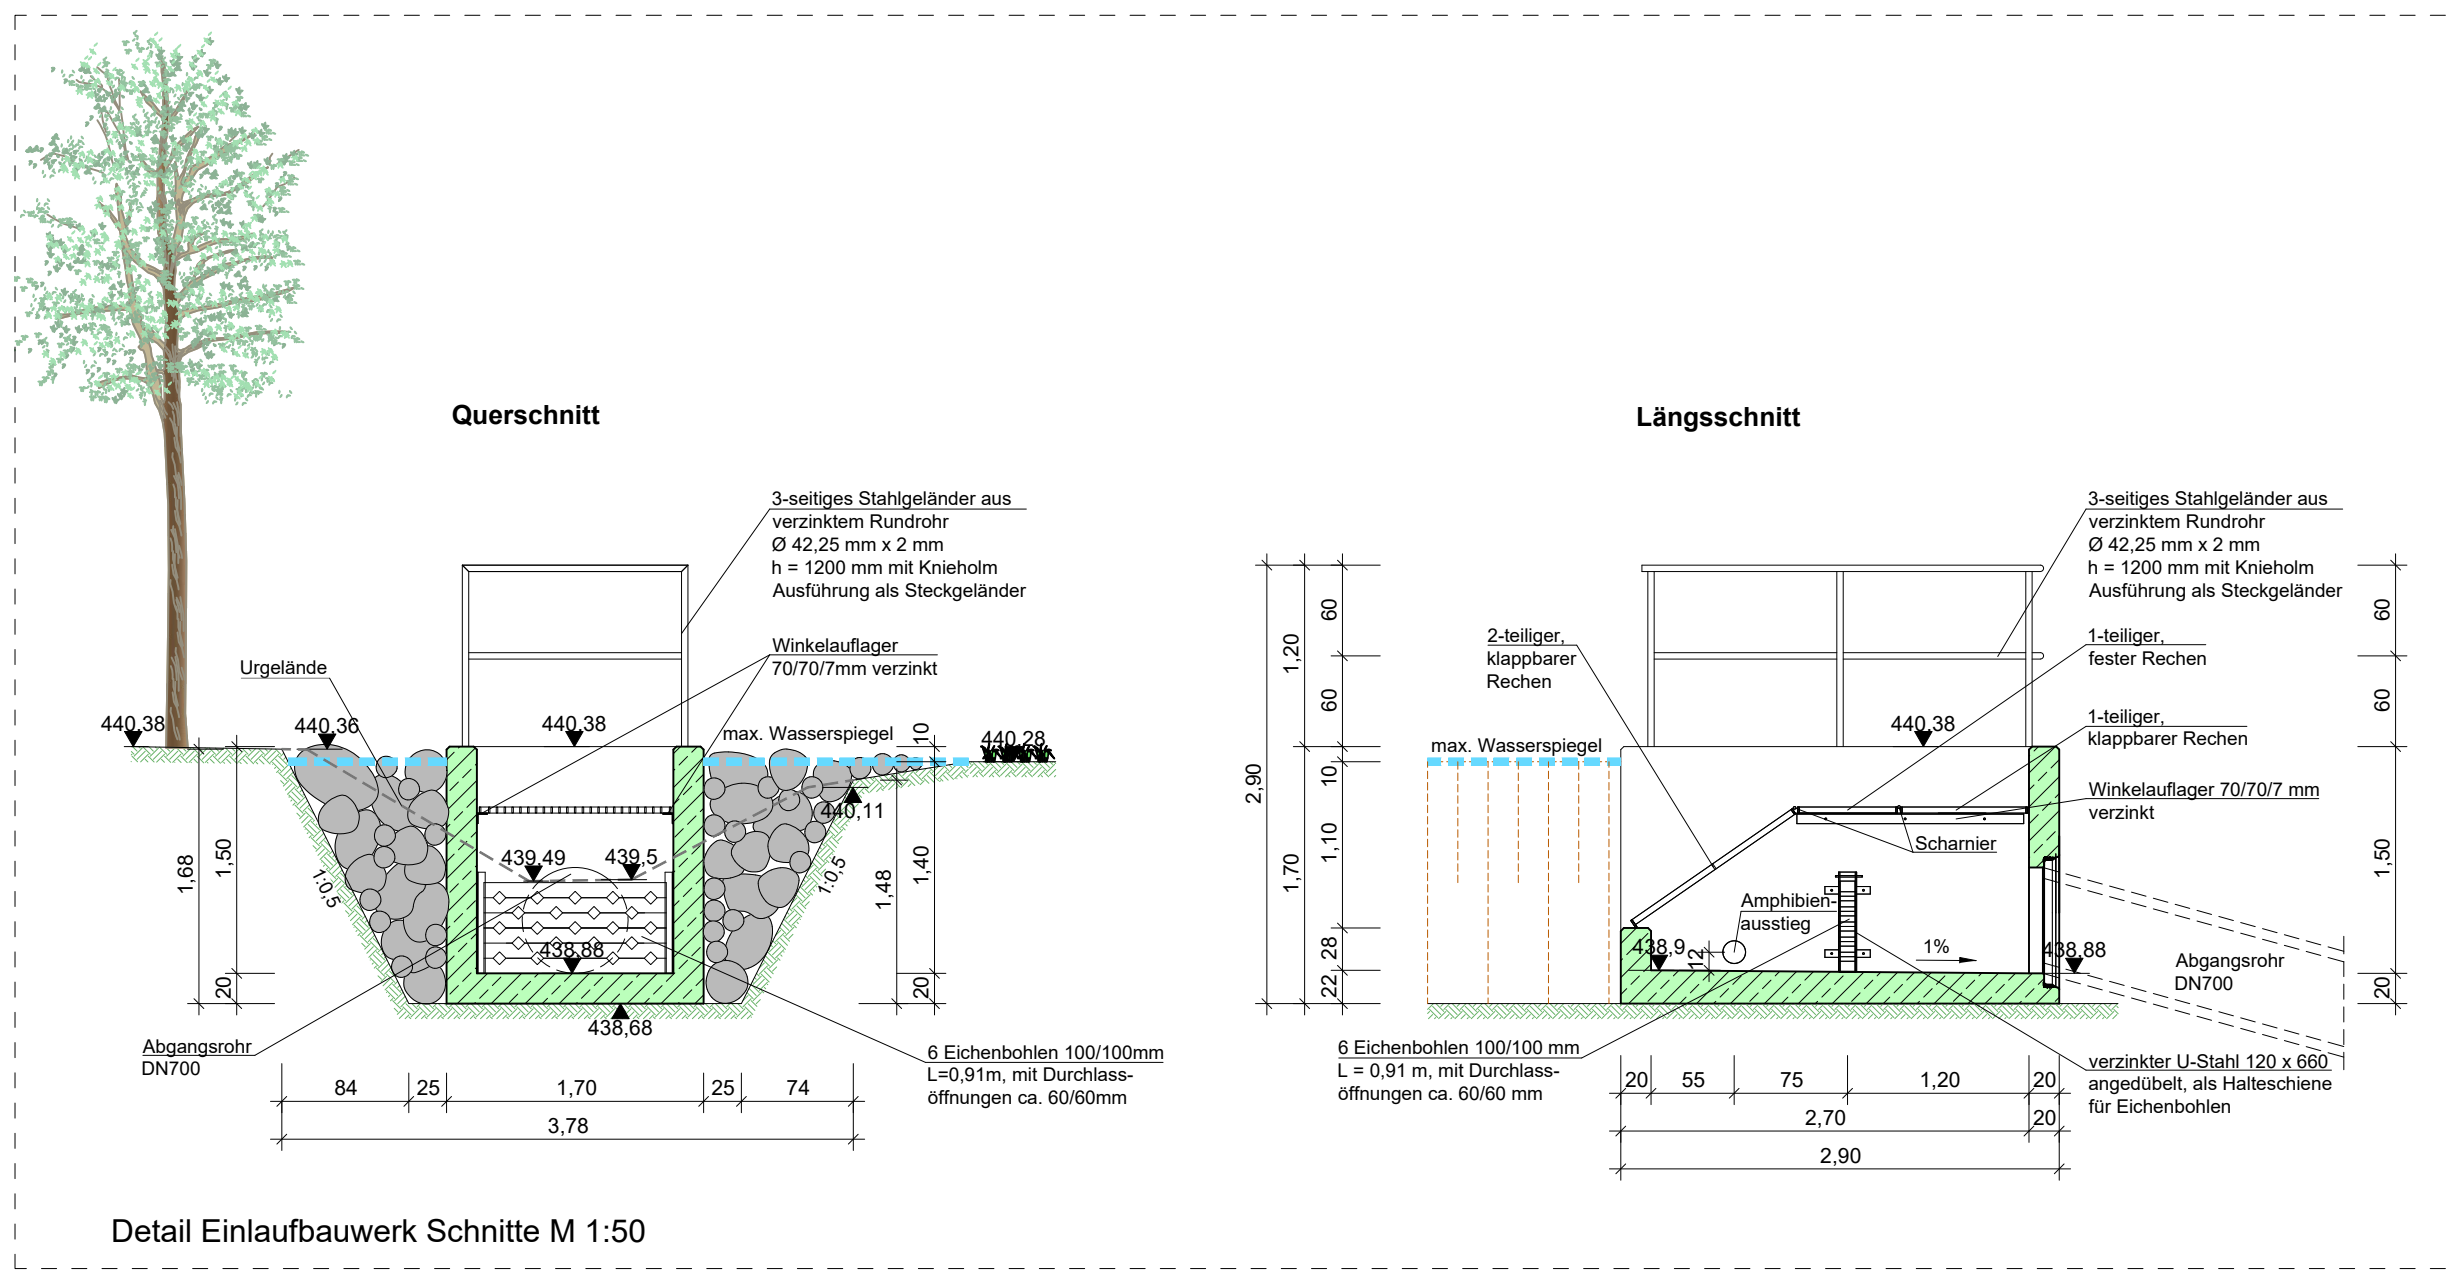




Anlage 1- Lageplan

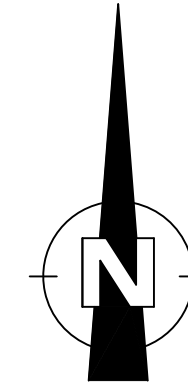

Detail Einlaufbauwerk Schnitt M 1:50

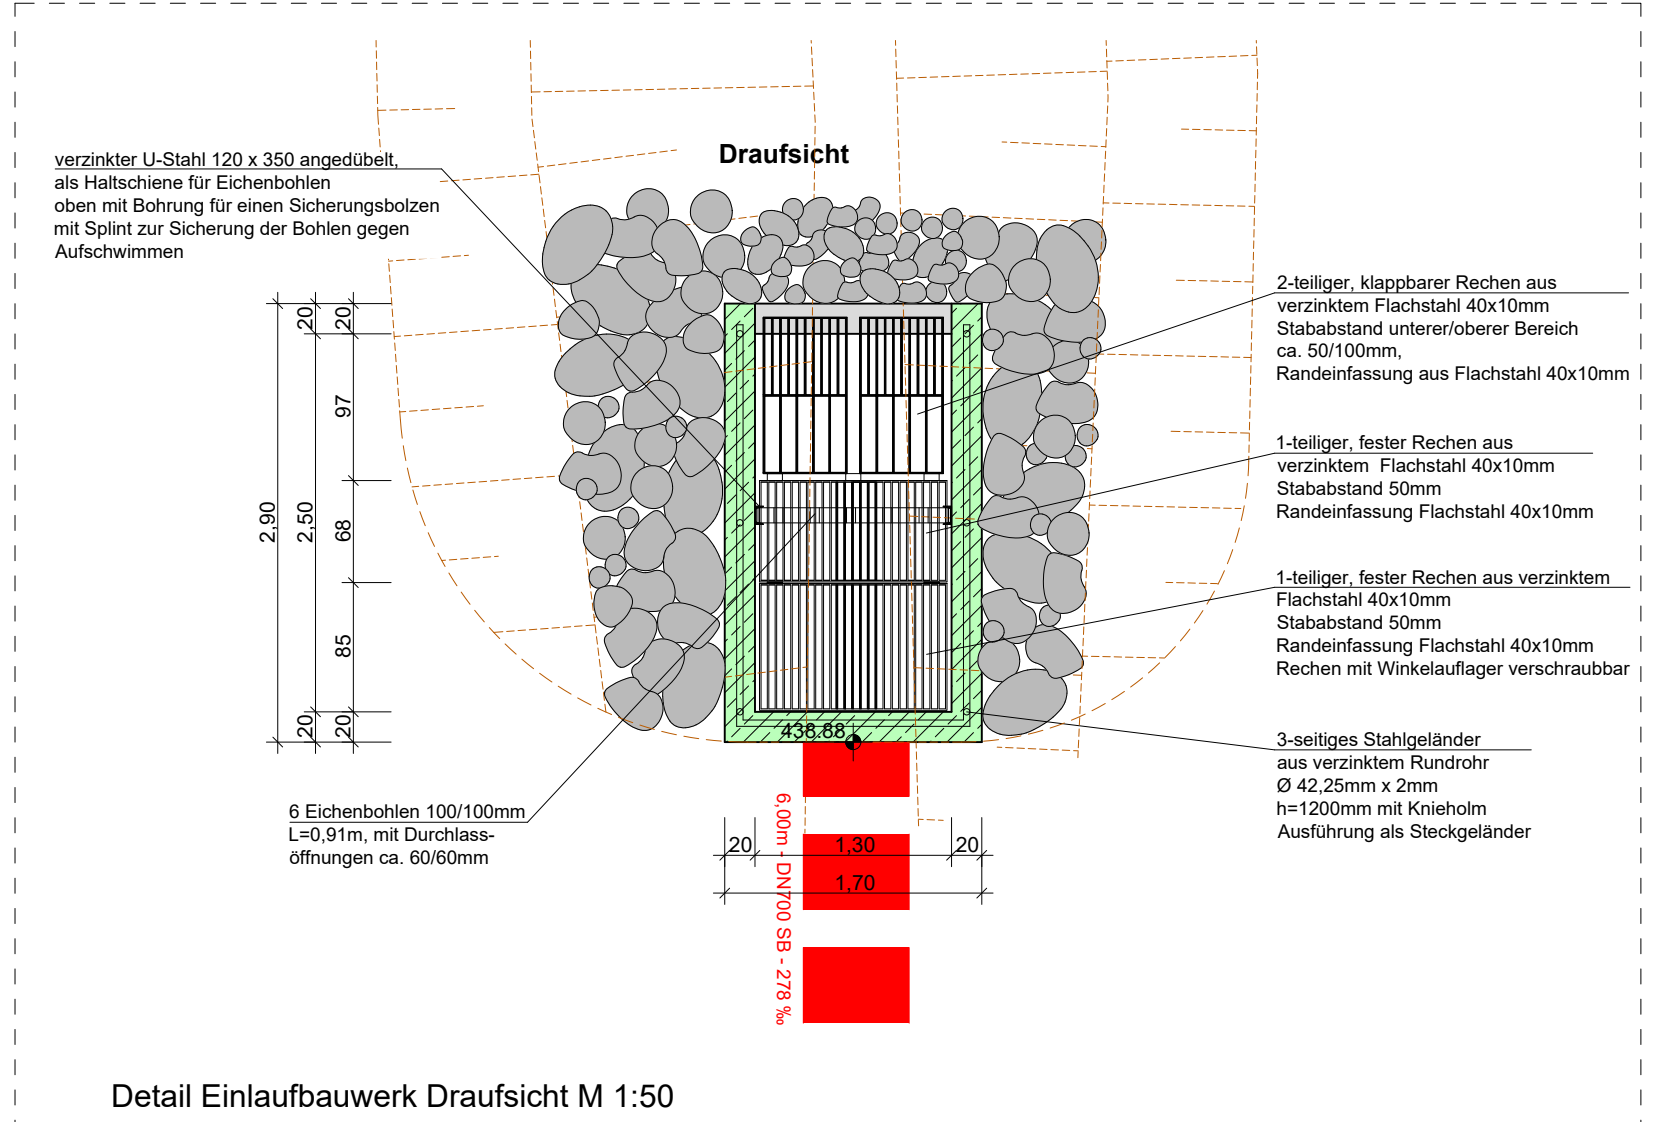

Detail Einlaufbauwerk Draufsicht M 1:50

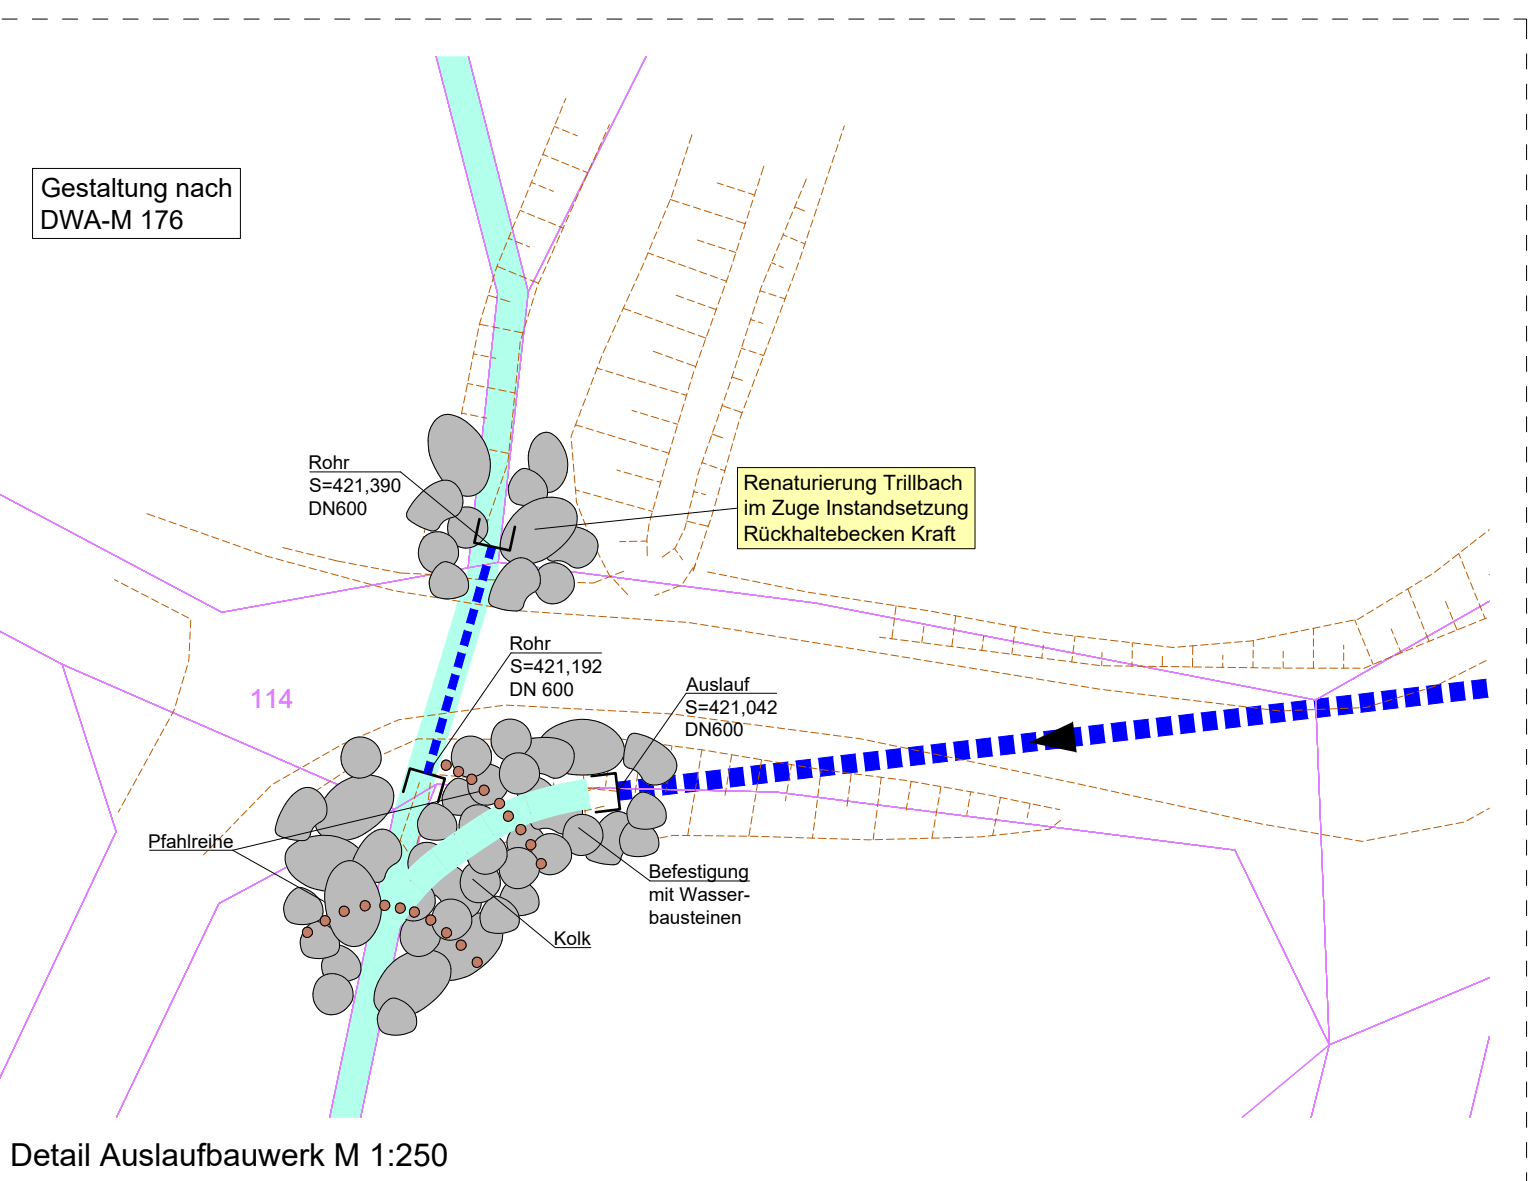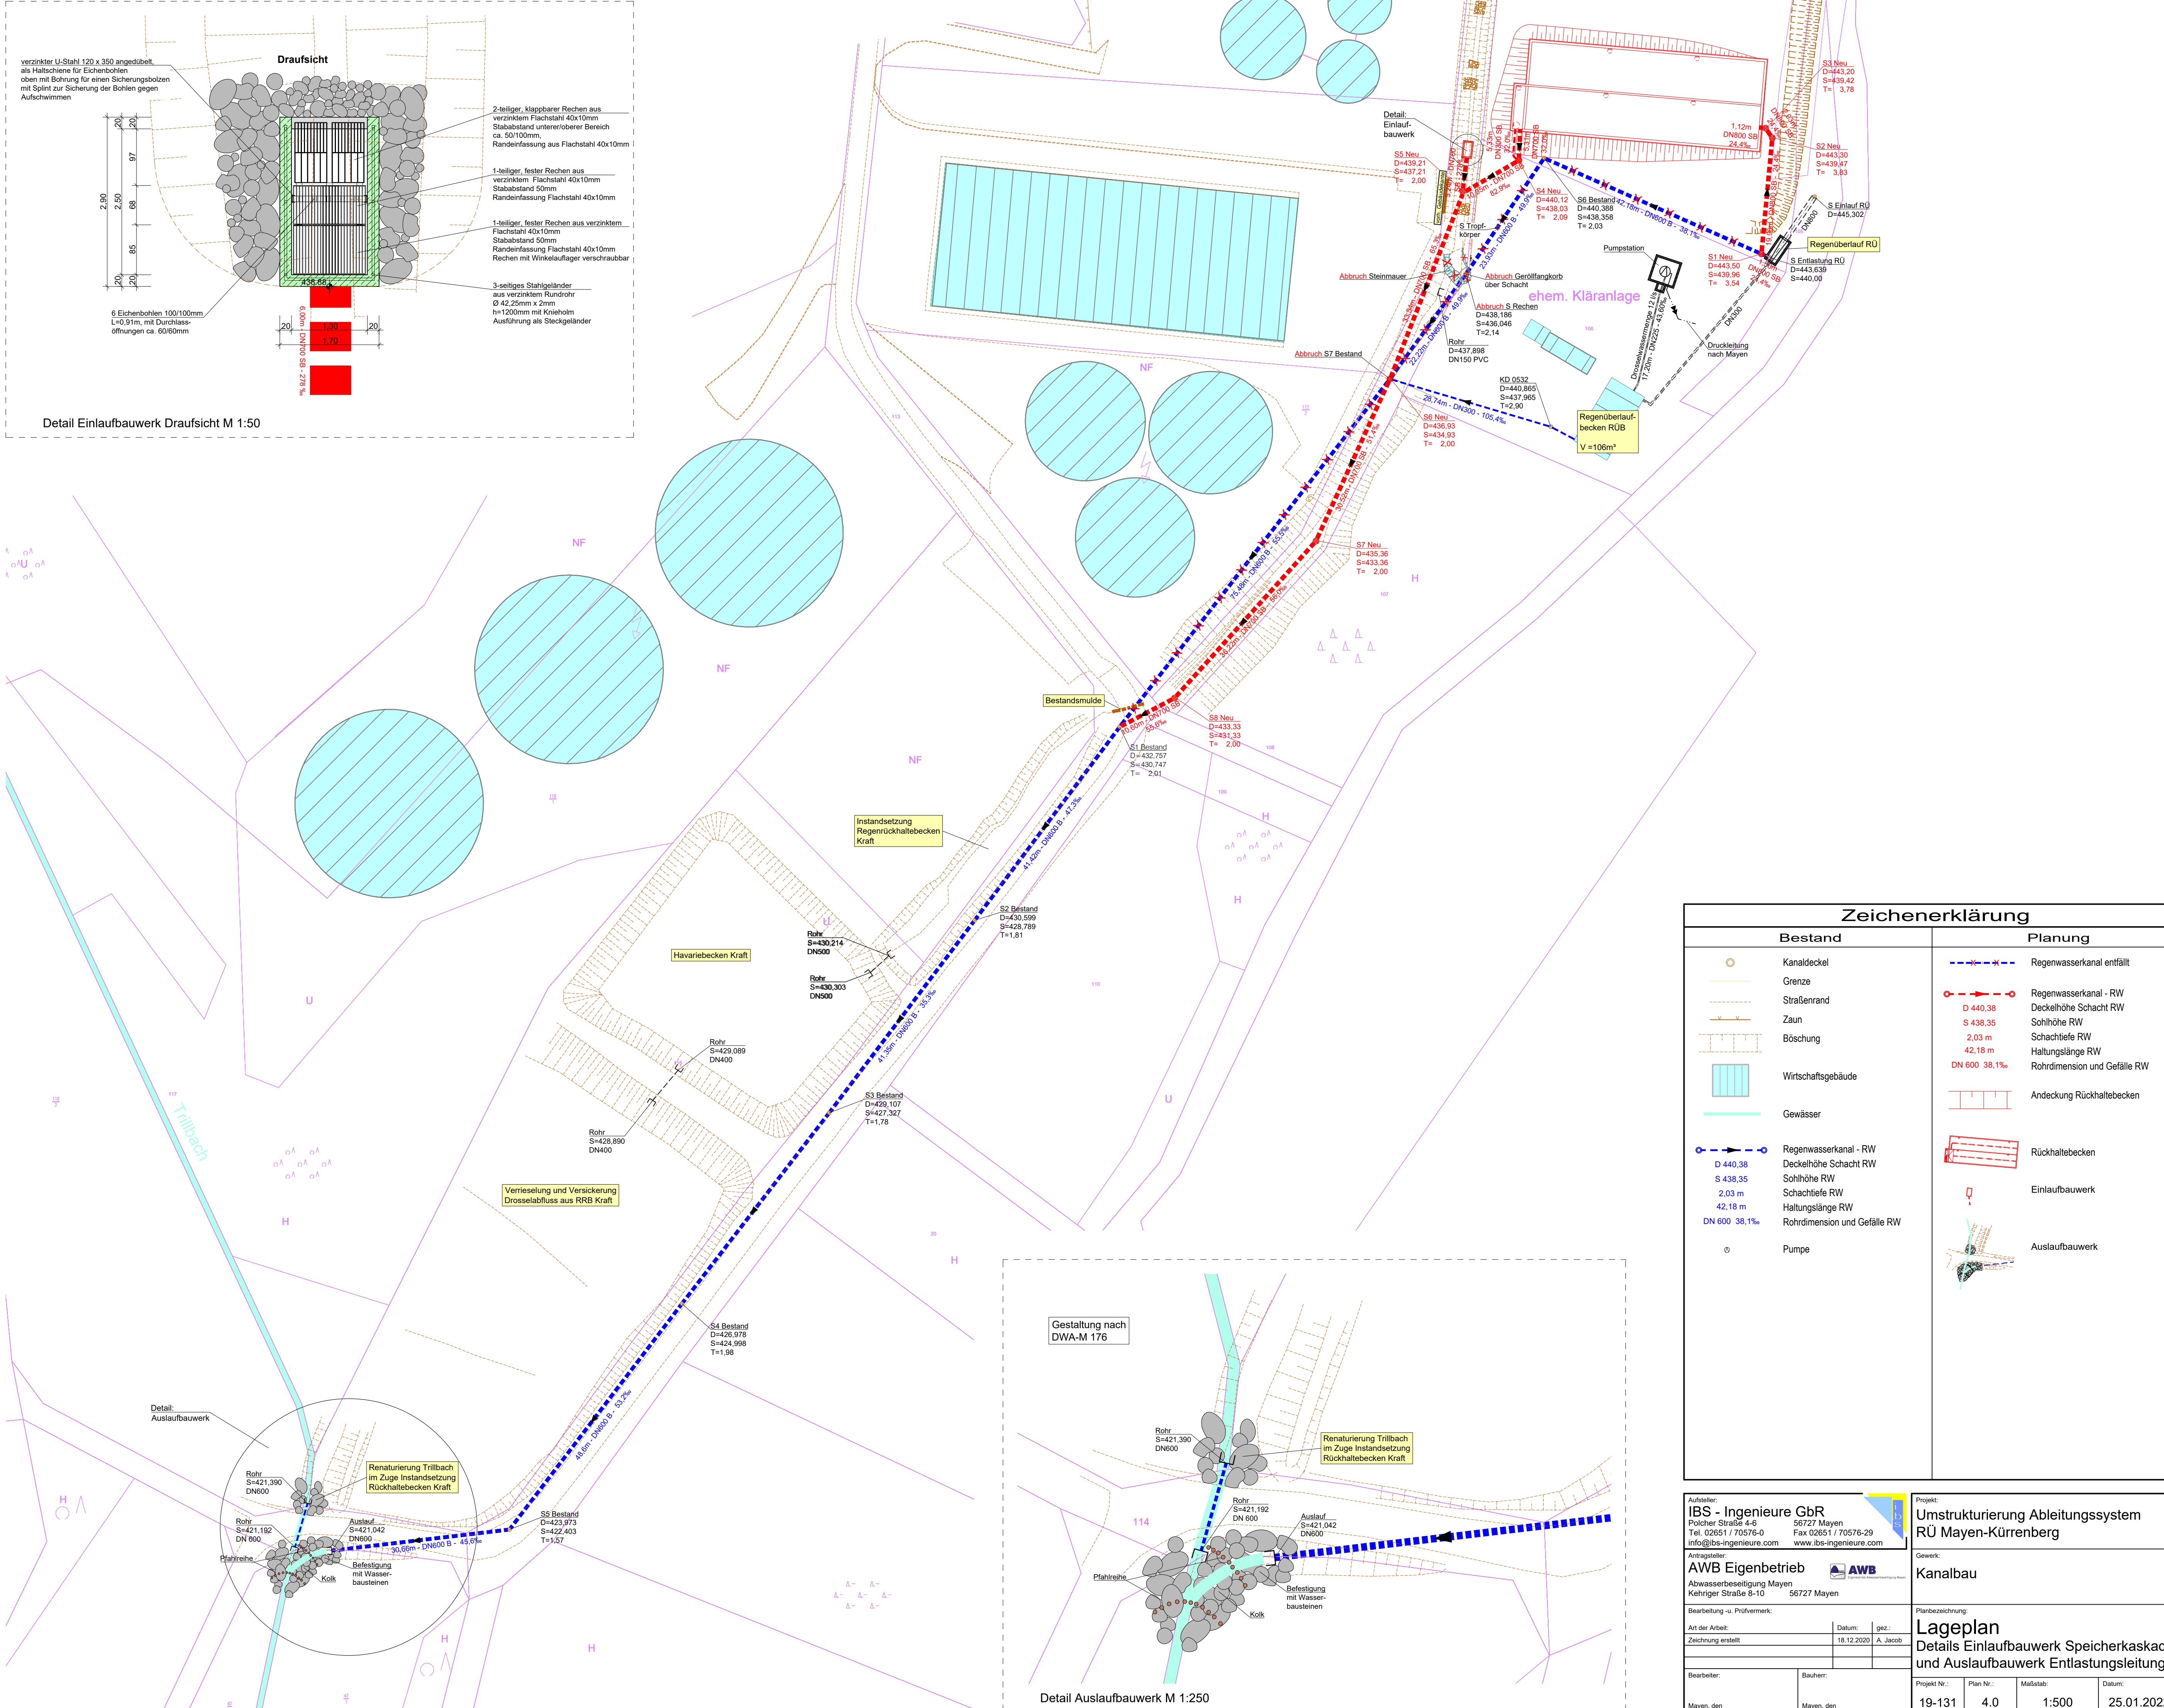

Zeichenerklärung	
Bestand	Planung

IBS - Ingenieure CbR
 Pöcher Straße 4-6 56727 Mayen
 Tel. 02651 / 70576-0 Fax 02651 / 70576-29
 info@ibs-ingenieure.com www.ibs-ingenieure.com

AWB Eigenbetrieb
 Abwasserbeseitigung Mayen
 Kehriger Straße 8-10 56727 Mayen

Projekt: Umstrukturierung Ableitungssystem RÜ Mayen-Kürrenberg

Gewerk: Kanalbau

Planbezeichnung: Lageplan Details Einlaufbauwerk Speicher-kaskade und Auslaufbauwerk Entlastungsleitung

Ant. der Arbeit:

Zeichnung erstellt	18.12.2020	gez. A. Jacob
--------------------	------------	---------------

Projekt Nr.: 19-131 **Plan Nr.:** 4.0 **Maßstab:** 1:500 **Datum:** 25.01.2022