


**Legende**

- vorh. Kanalisation**
- DN 500-B  
46,47m-8,0%
  - Schacht mit  
Schachtbezeichnung  
Deckenhöhe  
Sohnhöhe  
Schachttiefe
- gepl. Kanalisation**
- DN 500-B  
50,02m-6,6%
  - Schacht mit  
Schachtbezeichnung  
Deckenhöhe  
Sohnhöhe  
Schachttiefe

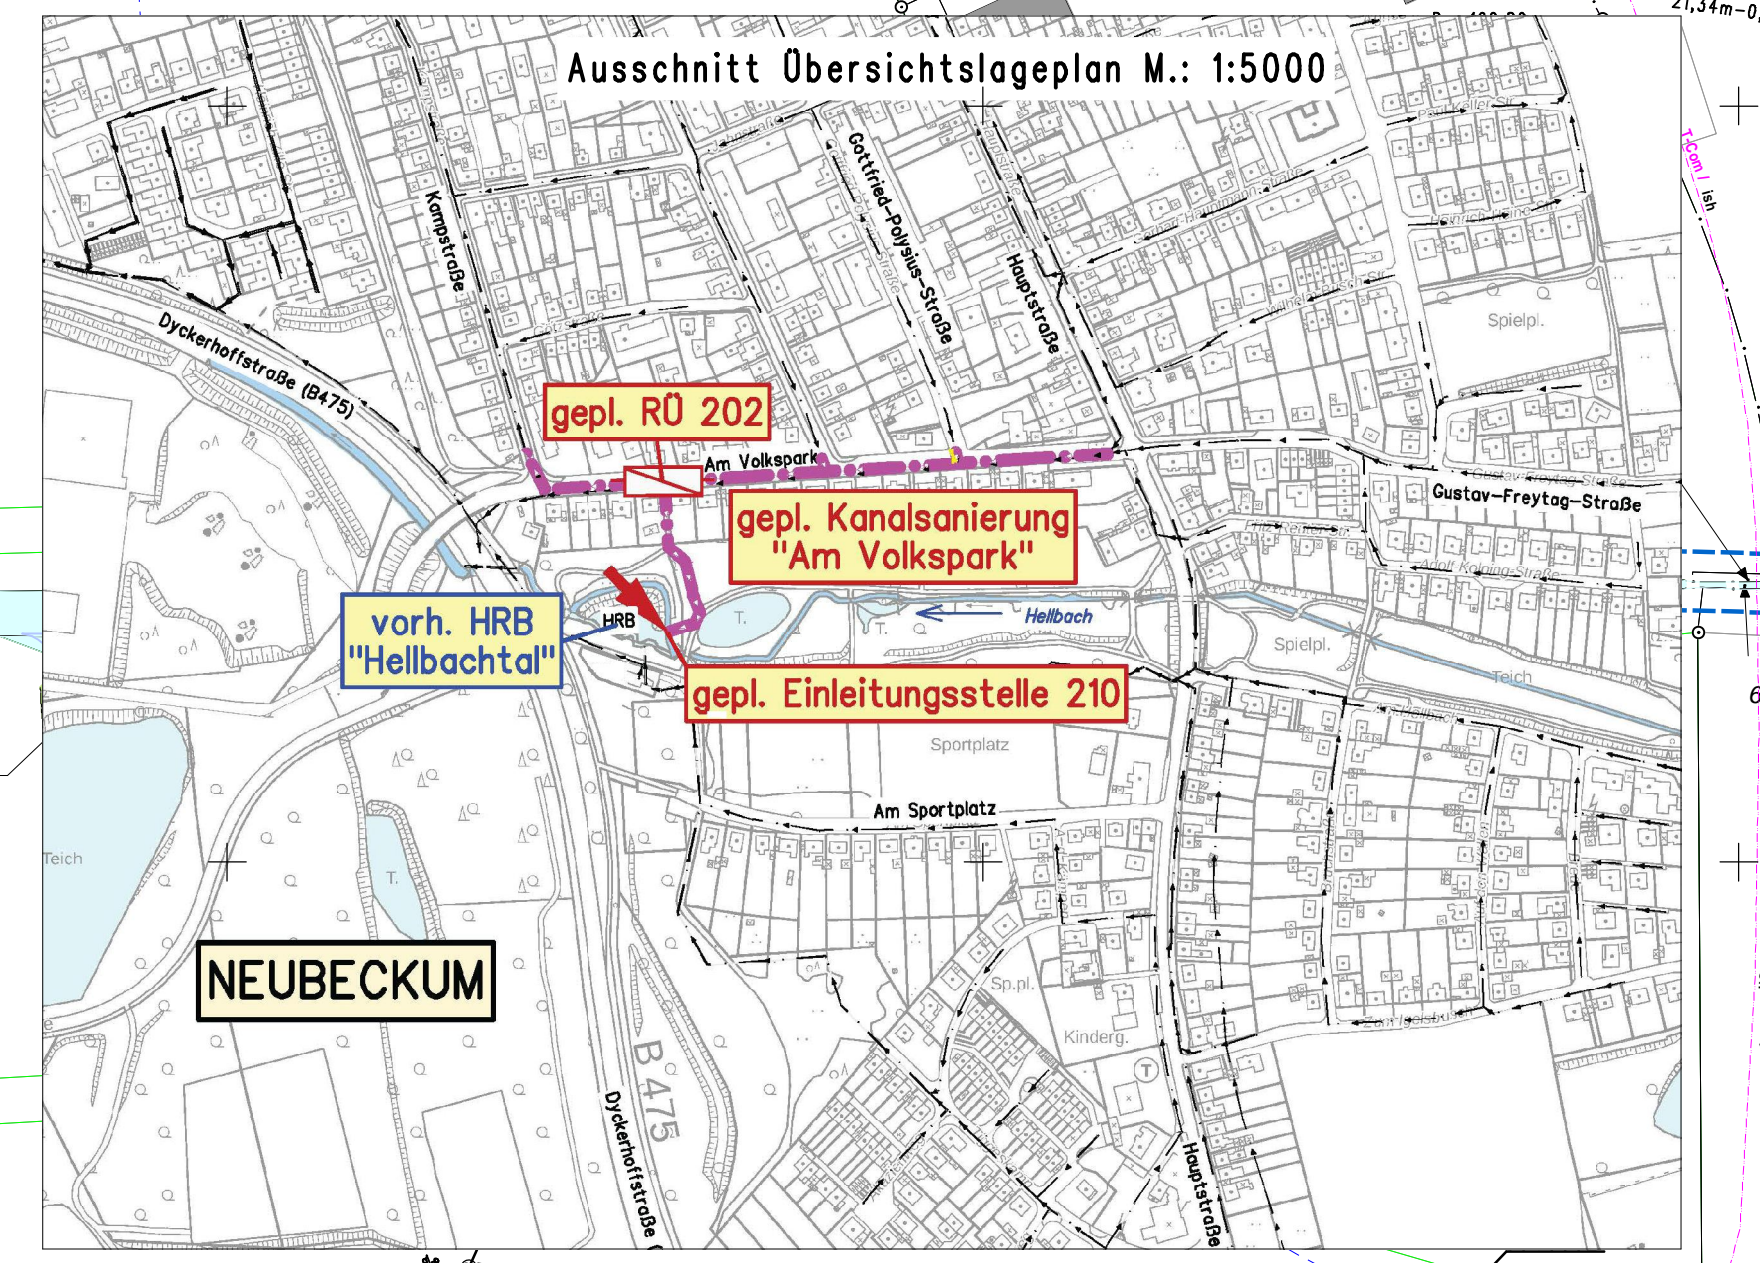

Für die Genauigkeit und Vollständigkeit der Darstellung der Versorgungsleitungen wird keine Gewähr übernommen. Vor Beginn der Bauarbeiten ist die genaue Lage der Versorgungsleitungen bei den Versorgungsträgern zu erfragen

**INGENIEURBÜRO PRUSS u. Partner GbR**  
 Vermessung  
 Wasserwirtschaft  
 Verkehrswesen  
 Umweltplanung

Erweiter Str. 34  
 59557 Lippstadt  
 Tel.: 02941/27289-0 Fax.: -29  
 E-Mail: Info@Pruss-Partner.de

**Städtischer Abwasserbetrieb Beckum**

**Kanalsanierung "Am Volkspark"**

**Lageplan**

	Datum	Zeichen
bearbeitet	Nov. 2019	Lam
gezeichnet	Nov. 2019	Dr
geprüft		

Aufgestellt:  
Lippstadt, im November 2019

Maßstab: 1 : 500

Blatt: 1