

Legende

| | | |
|---|---|---------------------------|
| Topografie | | |
| Schild | ○ | Oberflurhydrant |
| Baum mit Kronendurchmesser | ⊙ | Unterflurhydrant |
| Wasserschleier | ○ | Sinkkasten |
| Gasschieber | ○ | Fahnenmast |
| Laterne | ○ | Parkscheinautomat |
| Einbauleuchte | ○ | Absperrpoller |
| Blitzableiter | ⚡ | Eingang / Ausgang |
| Schaltkasten | ⊞ | Fenster |
| | | Regenfallrohr |
| | | Schachtdeckel |
| Planung | | |
| Betonsteinpflaster 30/22 ² & 30/15 (Reihenverband mit Formatwechsel) | ■ | Mastleuchte |
| Randbefassung Naturstein 80/50/14, 80/20/14, Taktile Elemente 80/50/14 | ■ | vorf. Baum |
| Taktile Elemente | ■ | gepl. Regenablauf 50 x 30 |
| Schlitzzinne mit Sinkkästen & Revisionsöffnung (s. Plan LP 500 2.7) | ■ | gepl. Poller |
| | | Sitzbank |
| | | mobiles Grün |

Beleuchtungskörper:

SHUFFLE 360 LGT / 5139 / 16 LEDs 350mA WW 830 18,1W / Back light / 493322
4 Stück / Masthöhe 3.680 m

Topografie von Vermessungsbüro Middendorf (Stand 04.05.2022)


Sämtliche Auskünfte über die Ver- und Entsorgungsanlagen sind vor Baubeginn vom AN bei den jeweiligen Betreibern einzuholen.

Vor der Ausführung sind alle Maße vom Auftragnehmer eigenverantwortlich zu prüfen. Unstimmigkeiten sind unverzüglich der Bauleitung zu melden.

| bearb. | Datum | Planänderung |
|--------|-------|--------------|
| a | | |
| b | | |
| c | | |
| d | | |
| e | | |
| f | | |
| g | | |

Auftraggeber / Bauherr:

STADT BECKUM
DER BÜRGERMEISTER

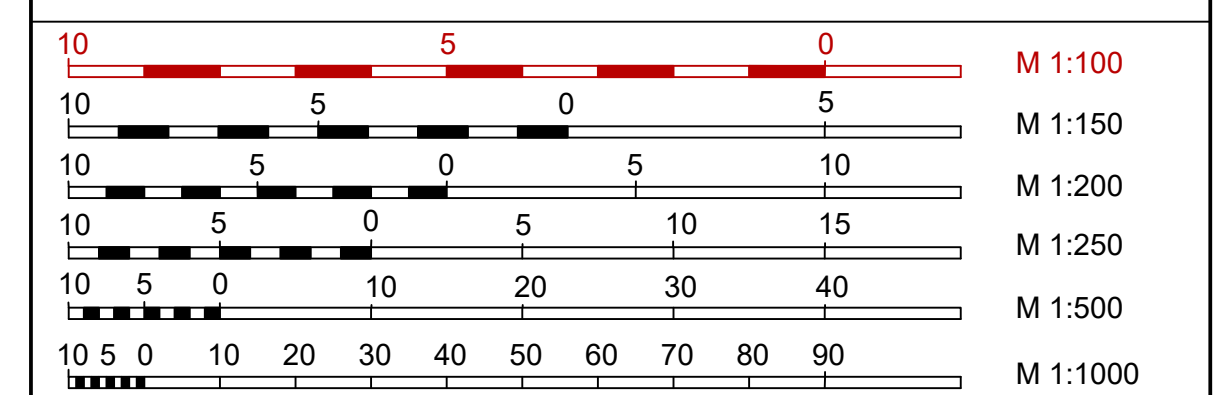

| | | | |
|--|------------|------------------------------|---------------|
| Projekt: Ausbau St.Stephanus Kirchplatz, Straße Kirchplatz nördliche Wegefläche Kirchplatz, & Propsteigasse, in Beckum | | Plan Nr. LP_500_2.8 | |
| bearbeitet | Datum | Zeichen | |
| gezeichnet | 01.02.2024 | LS | |
| geprüft | 28.04.2022 | LS | |
| AUSFÜHRUNGSPLANUNG | | | |
| Lageplan Propsteigasse Ausstattung / Taktile Elemente | | | Maßstab 1:100 |
| Aufgestellt: IBB INGENIEURBÜRO BAUMGARTEN | | Beratender Ingenieur: | |
| Straßen- und Tiefbauplanung Fortraum- und Straßenplanung Ingenieurmessung Bauleitung Weberstraße 17 46109 Beckum Tel.: 05201 317 600 Mail: info@baumgarten.de | | (Dipl.-Ing. Dirk Baumgarten) | |