

433180,42  
5734615,64

433202,68  
5734643,28




**Legende**

[Grey Box]	Asphalt
[Yellow Box]	Pflaster
[Red Box]	HB
[Orange Box]	Absenkstein
[Dark Red Box]	RB
[Light Red Box]	TB
[Red Lines]	Busbord
[Red Dotted Box]	Noppenplatte
[Red Grid Box]	Rippenplatte
[Red Striped Box]	Begleitstreifen
[Red Line]	Rinne
[Green Line]	Gas
[Blue Line]	Wasser
[Green Line]	Strom
[Pink Line]	Telekom

**Detail takt. Elemente**

M1:25

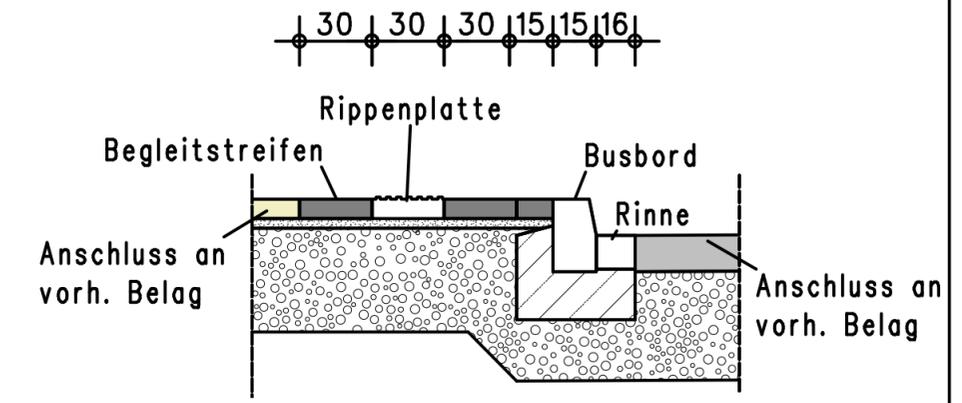

**evtl. Leitungsumlegung - Abstimmung mit den Versorgern**

Für die Genauigkeit und Vollständigkeit der Darstellung der Versorgungsleitungen wird keine Gewähr übernommen. Vor Beginn der Bauarbeiten ist die genaue Lage der Versorgungsleitungen bei den Versorgungsträgern zu erfragen

**PRUSS u. PARTNER** Vermessung, Wasserwirtschaft, Verkehrswesen, Umweltplanung  
 Erwitter Str. 34, 59557 Lippstadt  
 Tel.: 02941/27289-0 Fax.: -29  
 E-Mail: Info@Pruss-Partner.de

**STADT BECKUM**  
 89F'6yF; 9FA9-GH9F

**Neubau von Bushaltestellen im Stadtgebiet Beckum**

<b>Lageplan "Zollamt"</b>	Datum	Zeichen	
	bearbeitet	Nov. 24	P.San
	gezeichnet	Nov. 24	Dr
geprüft			
<b>Aufgestellt:</b> Lippstadt, im November 2024	<b>Maßstab: 1 : 100</b>		
<b>Blatt: 5</b>			

433200,43  
5734599,52

433222,70  
5734627,16