


Anlage 2 zur Vorlage 2025/0022

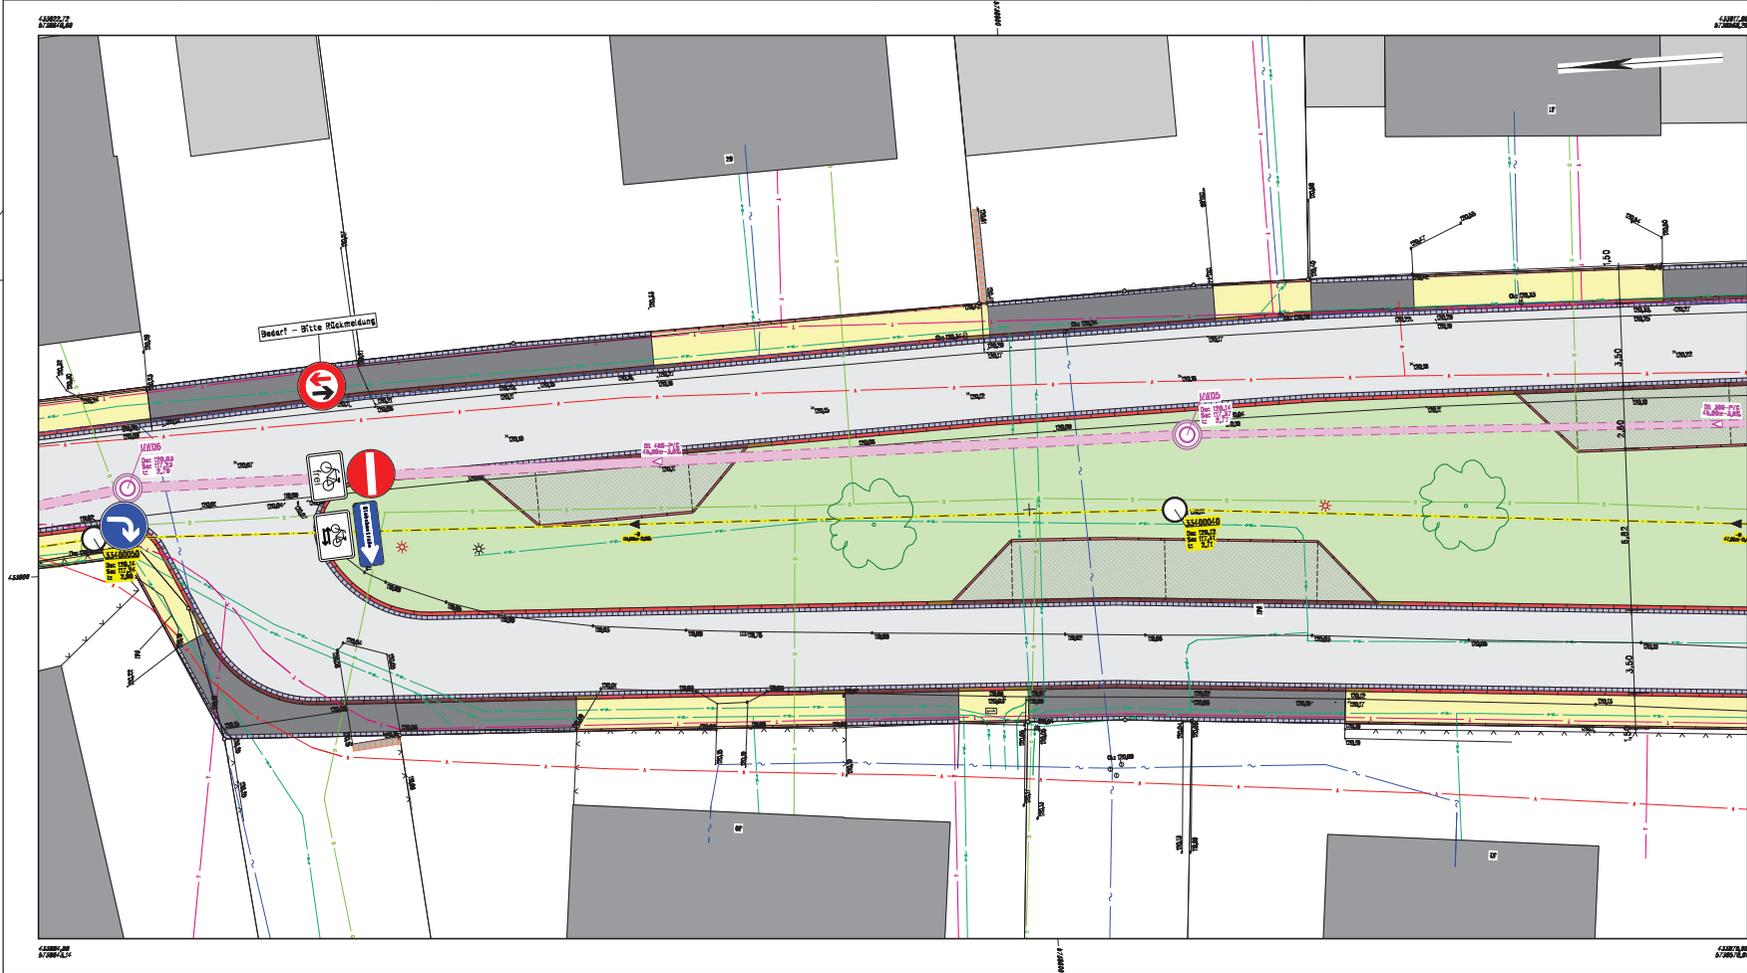

**Legende**

	gepl. MW-Kanal		Heckbord
	verb. MW-Kanal		Rundbord
	verb. MW-Kanal		Tiefbord
	Gas		Asphalt
	Strom		Asphalt rot
	Telekom		Pflaster Zufahrt
	Vodafone		Pflaster Gehweg
	Wasser		Pflaster anthrazit
	Rinne		Grübeet

Für die Genauigkeit und Vollständigkeit der Darstellung der Versorgungsleitungen wird keine Gewähr übernommen. Vor Beginn der Bauarbeiten ist die genaue Lage der Versorgungsleitungen bei den Versorgungsträgern zu erfragen

**INGENIEURBÜRO PRUSS u. Partner GbR**  
 Vermessung  
 Wasserwirtschaft  
 Verkehrswesen  
 Umweltp lanung

Erwiter Str. 34  
 59557 Lüpfstadt  
 Tel.: 02941/27289-0 Fax.: -29  
 E-Mail: info@Pruss-Partner.de

 **STADT BECKUM**  
 Fachdienst Tiefbau

**Kanal- und Straßenbaumaßnahme  
 Im Vinkendahl**

Lageplan 4	berarbeitet	Dec. 24	P. Sen
	gezeichnet	Dec. 24	We
	geprüft		

Aufgestellt:  
 Lüpfstadt, im Dezember 2024

Maßstab: 1 : 100

Blatt: 4

Planlage 100 von 1.000 von AutoCAD 2010