


433860,84
573894,75

433865,56
573893,54

Koordinatensystem:
Lage: UTM/ETRS89 P4@KDE_DHHN2016_NH

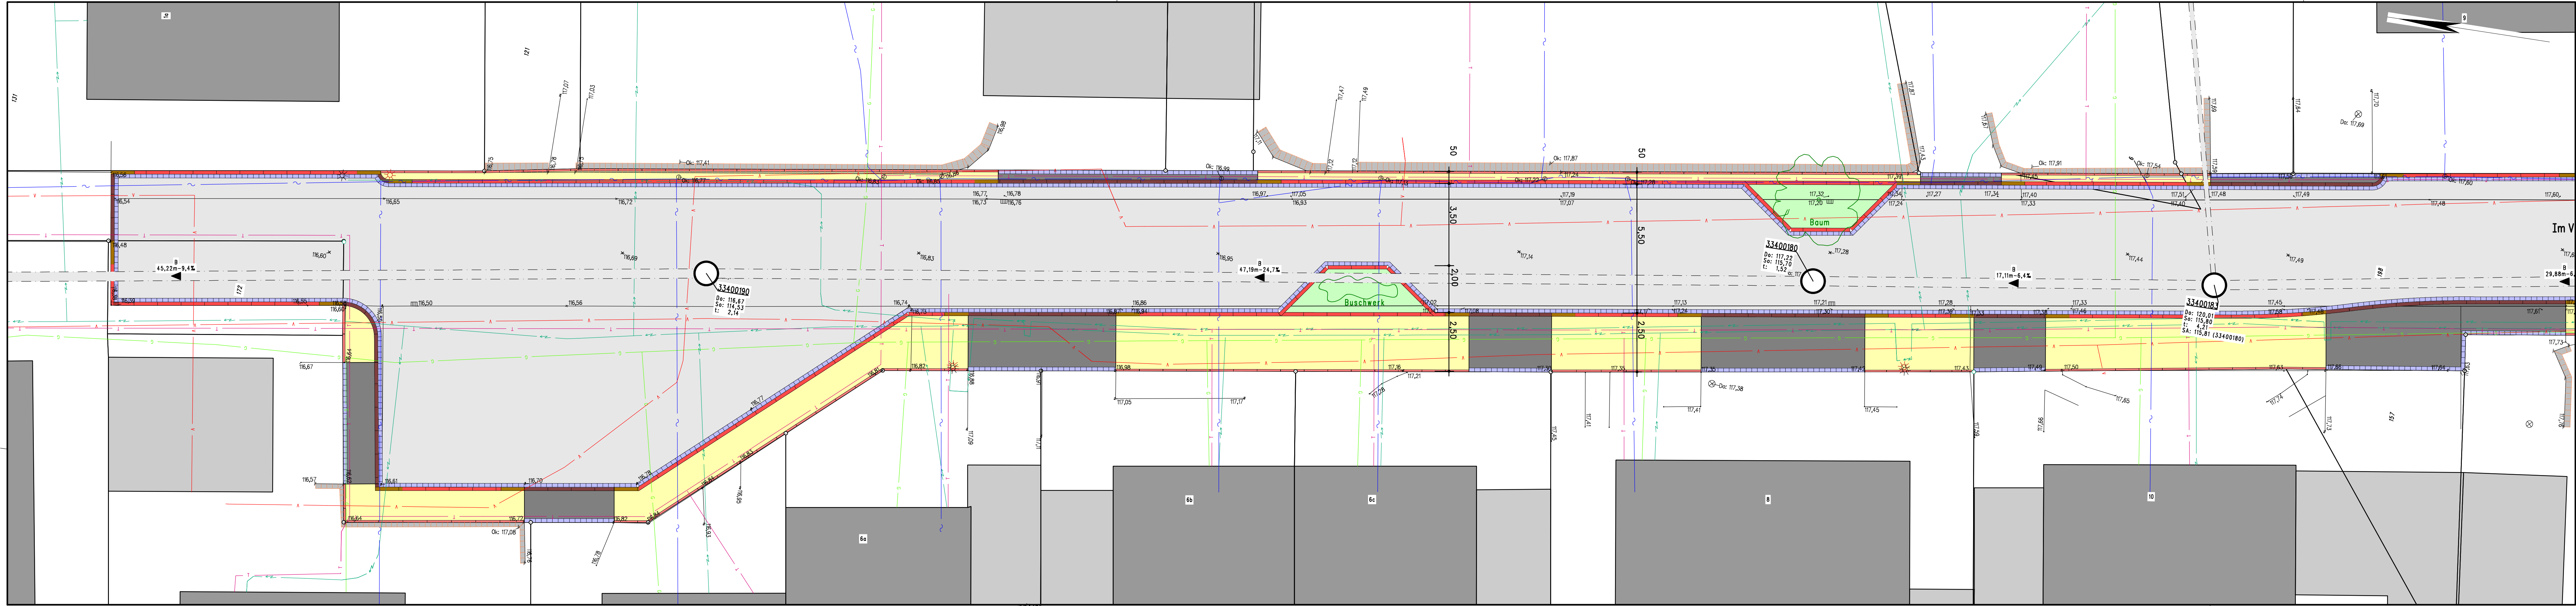

433863,44
573894,83

433860,16
573894,61

Anlage 1 zur Vorlage 2025/0060

Legende

- gepl. MW-Kanal
- vorh. MW-Kanal
- vorh. MW-Kanal
- Gas
- Strom
- Telekom
- Vodafone
- Wasser
- Rinne
- Hochbord
- Absenker
- Rundbord
- Tiefbord
- Asphalt
- Asphalt rot
- Pflaster Zufahrt
- Pflaster Gehweg
- Pflaster anthrazit
- Grünbeet

Für die Genauigkeit und Vollständigkeit der Darstellung der Versorgungsleitungen wird keine Gewähr übernommen. Vor Beginn der Bauarbeiten ist die genaue Lage der Versorgungsleitungen bei den Versorgungsträgern zu erfragen

PRUSS u. PARTNER
 Vermessung
 Wasserwirtschaft
 Verkehrswesen
 Umweltplanung

Erweiter Str. 34
 59557 Lippstadt
 Tel.: 02941/27289-0 Fax: -29
 E-Mail: Info@Pruss-Partner.de

STADT BECKUM
 Fachdienst Tiefbau

Kanal- und Straßenbaumaßnahme Im Vinkendahl

| | | | |
|--|------------|-------------------------|---------|
| Lageplan 1 | bearbeitet | Datum | Zeichen |
| | gezeichnet | Dez. 24 | P. San |
| | geprüft | Dez. 24 | Me |
| Aufgestellt: Lippstadt, im Dezember 2024 | | Maßstab: 1 : 100 | |
| | | Blatt: 1 | |