


433882,37
5738513,40

433900

433983,28
5738517,46

Koordinatensystem:
Lage: UTM/ETRS89 P4@KDE_DHHN2016_NH

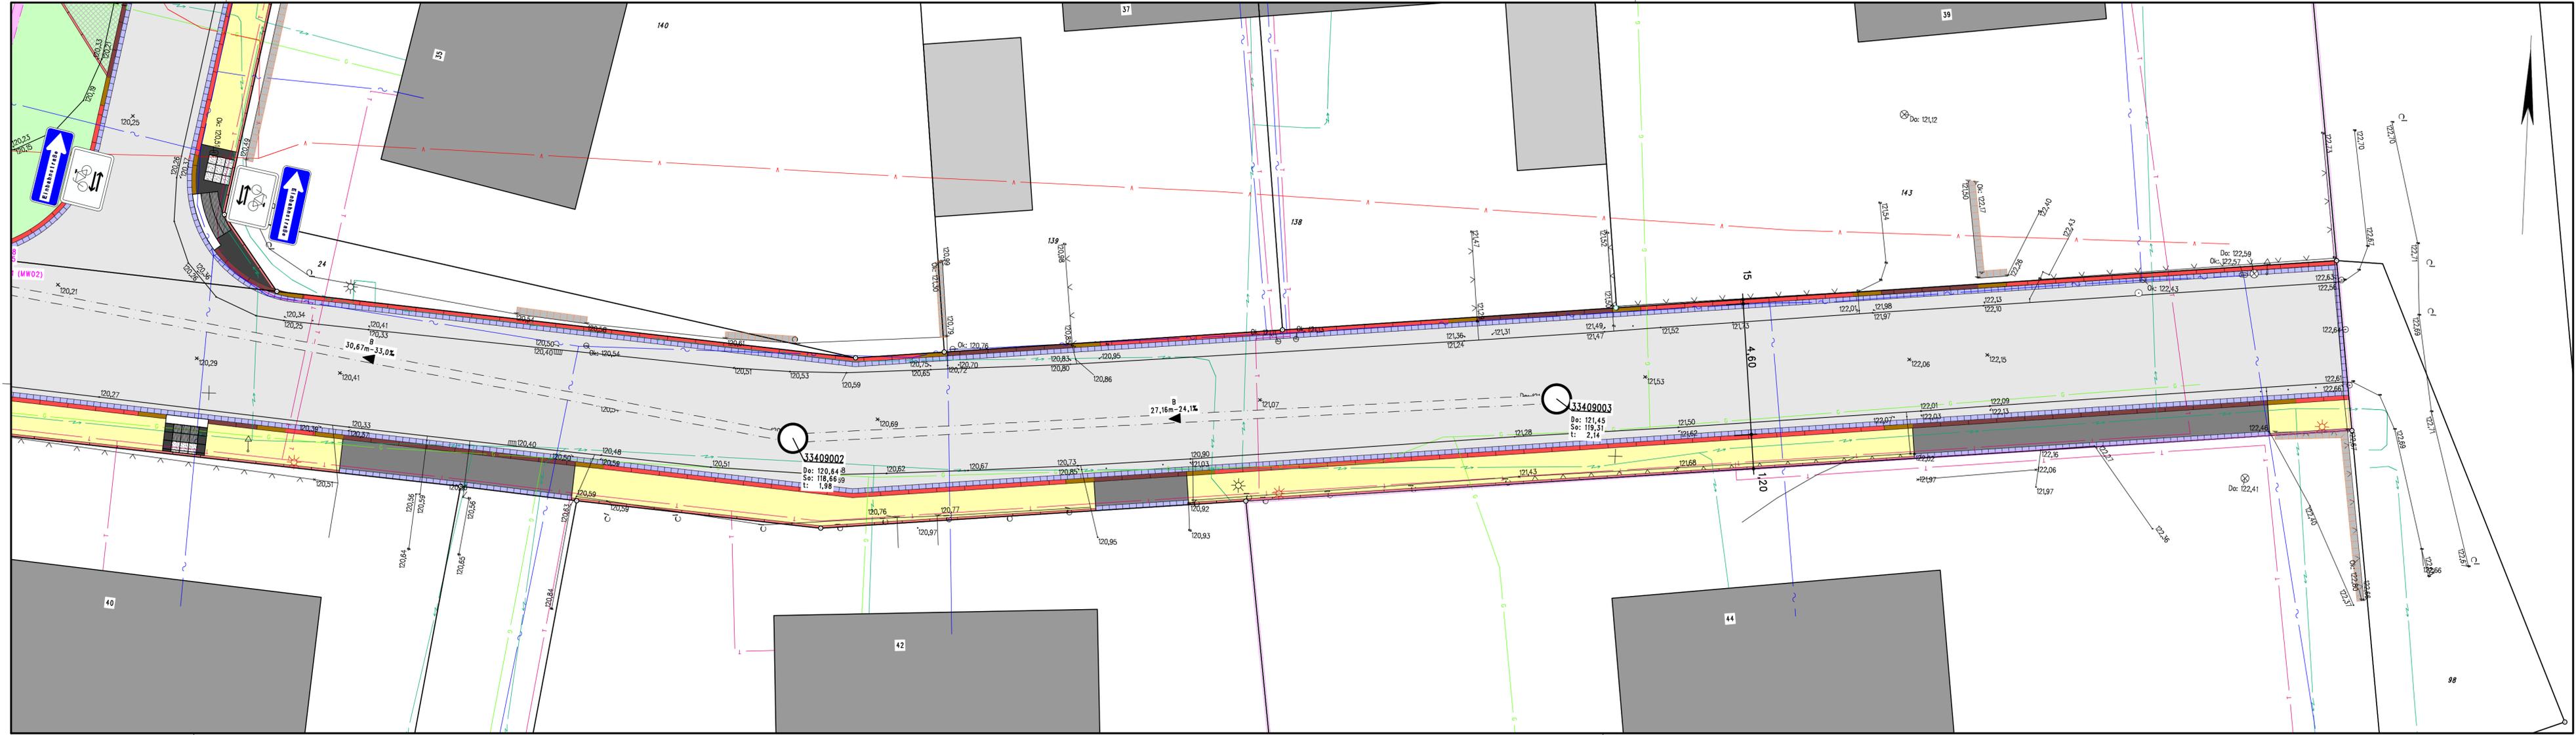

433883,51
5738487,73

433900

433984,42
5738491,78

Anlage 6 zur Vorlage 2025/0060

Legende

- gepl. MW-Kanal
- vorh. MW-Kanal
- vorh. MW-Kanal
- Gas
- Strom
- Telekom
- Vodafone
- Wasser
- Rinne
- Hochbord
- Absenker
- Rundbord
- Tiefbord
- Asphalt
- Asphalt rot
- Pflaster Zufahrt
- Pflaster Gehweg
- Pflaster anthrazit
- Grünbeet

Für die Genauigkeit und Vollständigkeit der Darstellung der Versorgungsleitungen wird keine Gewähr übernommen. Vor Beginn der Bauarbeiten ist die genaue Lage der Versorgungsleitungen bei den Versorgungsträgern zu erfragen

PRUSS u. PARTNER
 Vermessung
 Wasserwirtschaft
 Verkehrswesen
 Umweltplanung

STADT BECKUM
 Fachdienst Tiefbau

Erweiter Str. 34
 59557 Lippstadt
 Tel.: 02941/27289-0 Fax.: -29
 E-Mail: Info@Pruss-Partner.de

STADT BECKUM
 Fachdienst Tiefbau

Kanal- und Straßenbaumaßnahme
 Im Vinkendahl

Lageplan 6	Datum	Zeichen	
	bearbeitet	Dez. 24	P. San
	gezeichnet	Dez. 24	Me
	geprüft		

Aufgestellt:
 Lippstadt, im Dezember 2024

Maßstab: 1 : 100

Blatt: 6