


433788,43
5738529,60

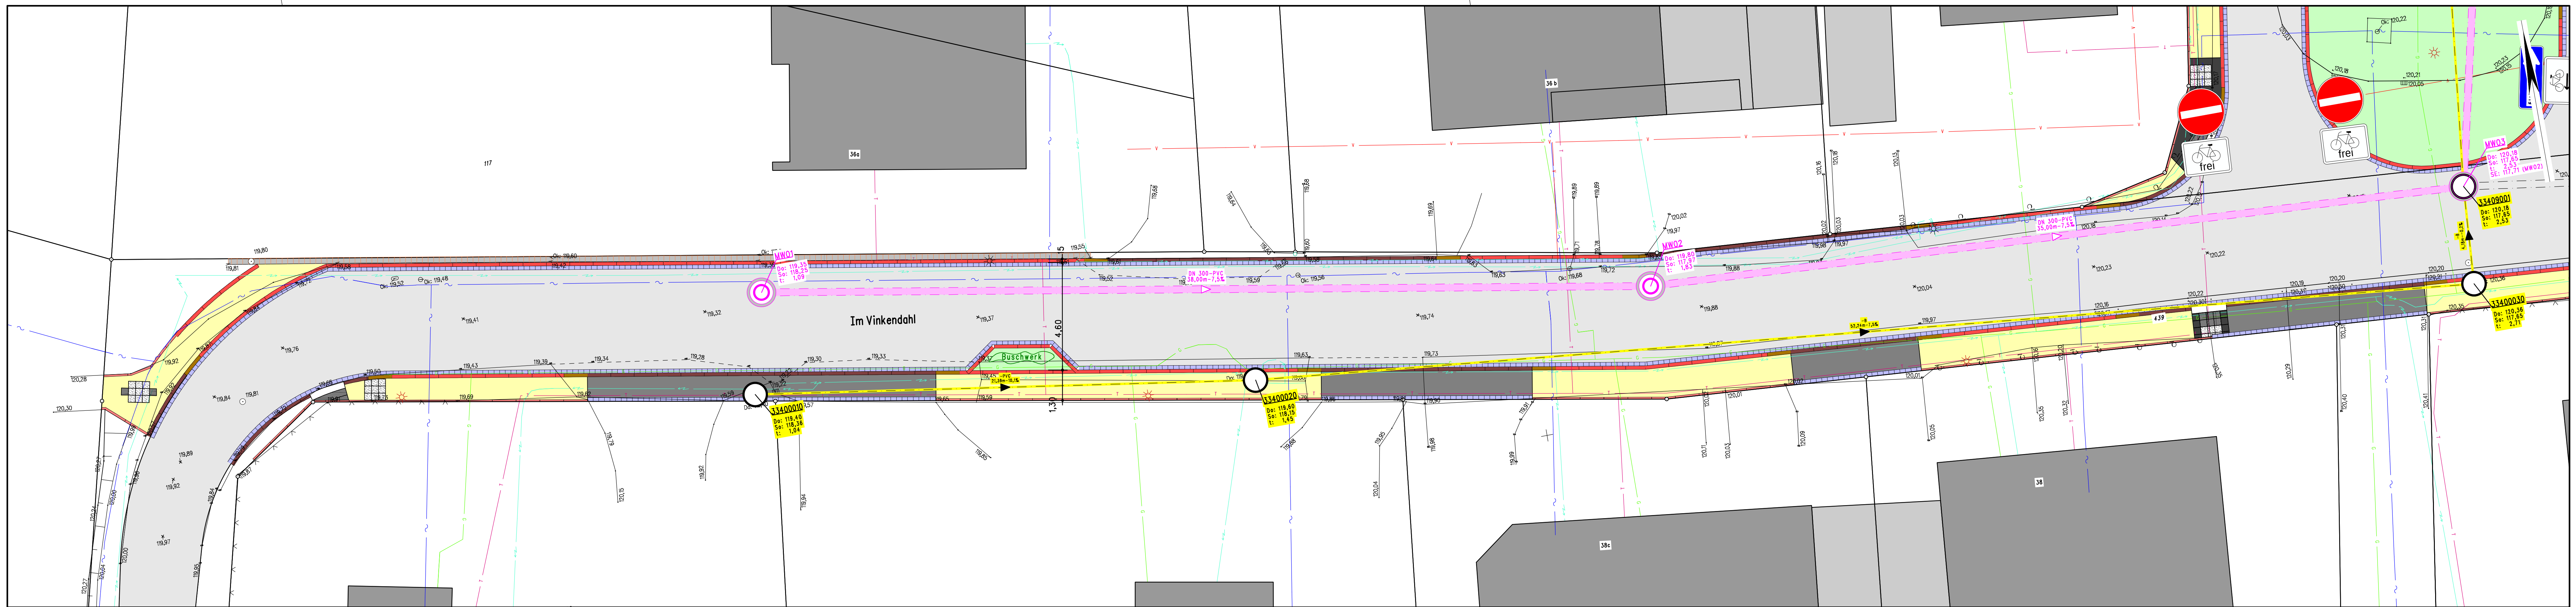

433783,83
5738504,30

433800

5738500

433890

Anlage 7 zur Vorlage 2025/0113

Koordinatensystem:	
Lage: UTM/ETRS89	H°he: DE_DHHN2016_NH
Datenlizenzen Deutschland 2.0 Zero (dl-de-zero-2.0-) https://www.govdata.de/dl-de-zero-2-0	

Legende	
	gepl. MW-Kanal
	vorh. MW-Kanal
	vorh. MW-Kanal
	Gas
	Strom
	Telekom
	Vodafone
	Wasser
	Rinne
	Hochbord
	Rundbord
	Tiefbord
	Asphalt
	Asphalt rot
	Pflaster Zufahrt
	Pflaster Gehweg
	Pflaster anthrazit
	Grünbeet

Ausführungsplanung

Für die Genauigkeit und Vollständigkeit der Darstellung der Versorgungsleitungen wird keine Gewähr übernommen. Vor Beginn der Bauarbeiten ist die genaue Lage der Versorgungsleitungen bei den Versorgungsträgern zu erfragen

PRUSS u. PARTNER
Mtglied Ing.-Kammer Bau NW

INGENIEURBÜRO PRUSS u. Partner GbR
Vermessung
Wasserwirtschaft
Verkehrswesen
Umweltplanung

Erwitter Str. 34
59557 Lippstadt
Tel.: 02941/27289-0 Fax.: -29
E-Mail: Info@Pruss-Partner.de

STADT BECKUM
Fachdienst Tiefbau

Kanal- und Straßenbaumaßnahme
Im Vinkendahl

Lageplan 7	bearbeitet	April 25	P. San
	gezeichnet	April 25	Me
	geprüft		

Aufgestellt:
Lippstadt, im April 2025

Maßstab: 1 : 100

Blatt: 7